




Detalhe H2
escala 1:25

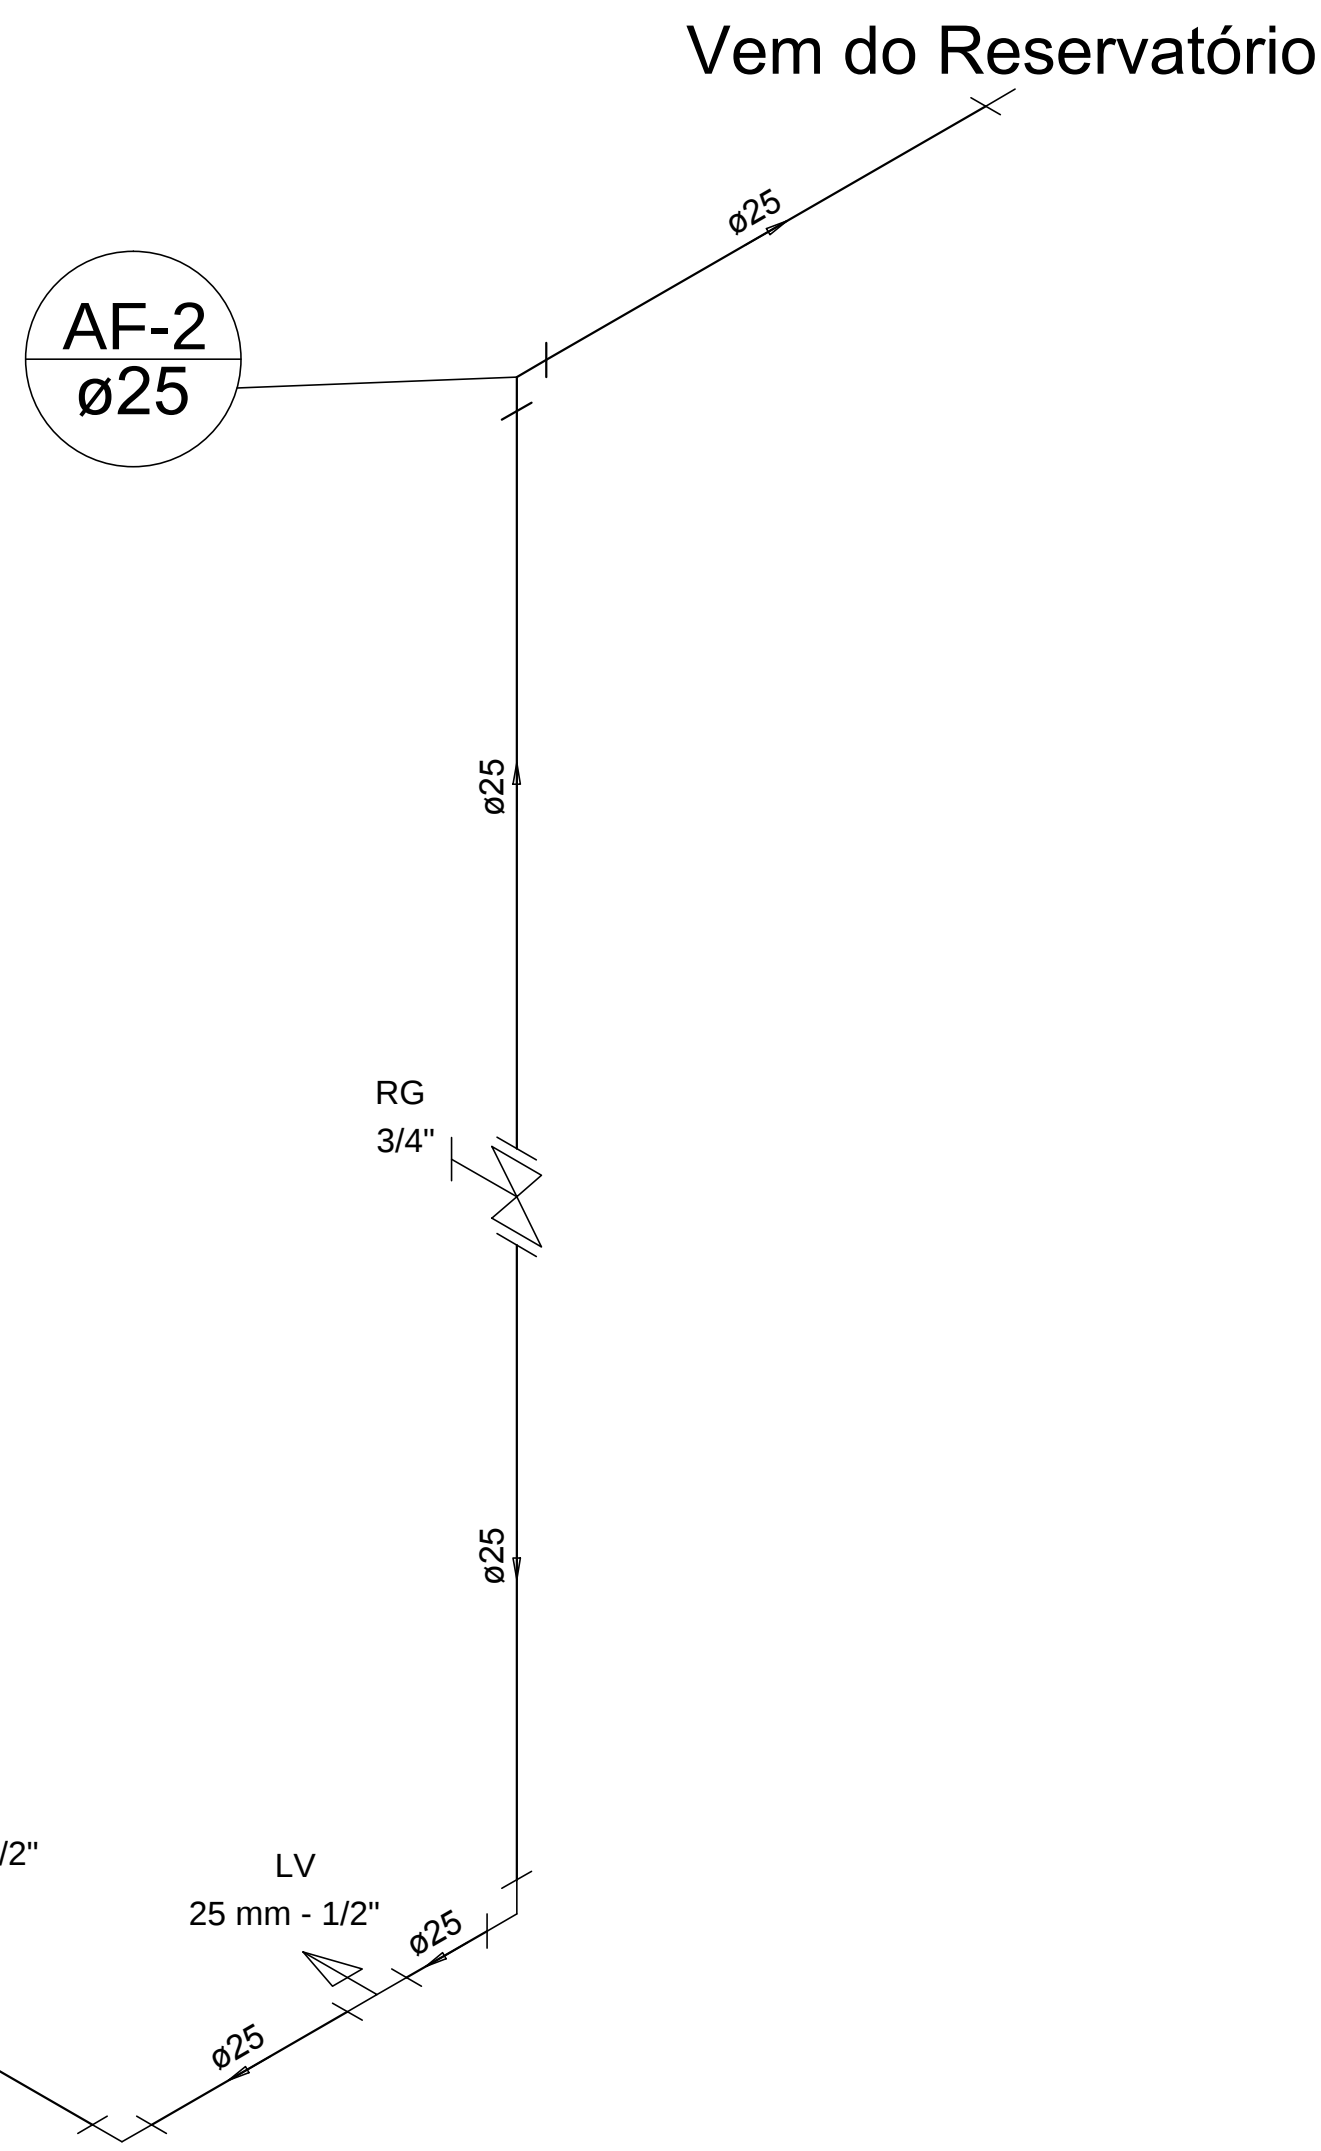


Detalhe H1
escala 1:25

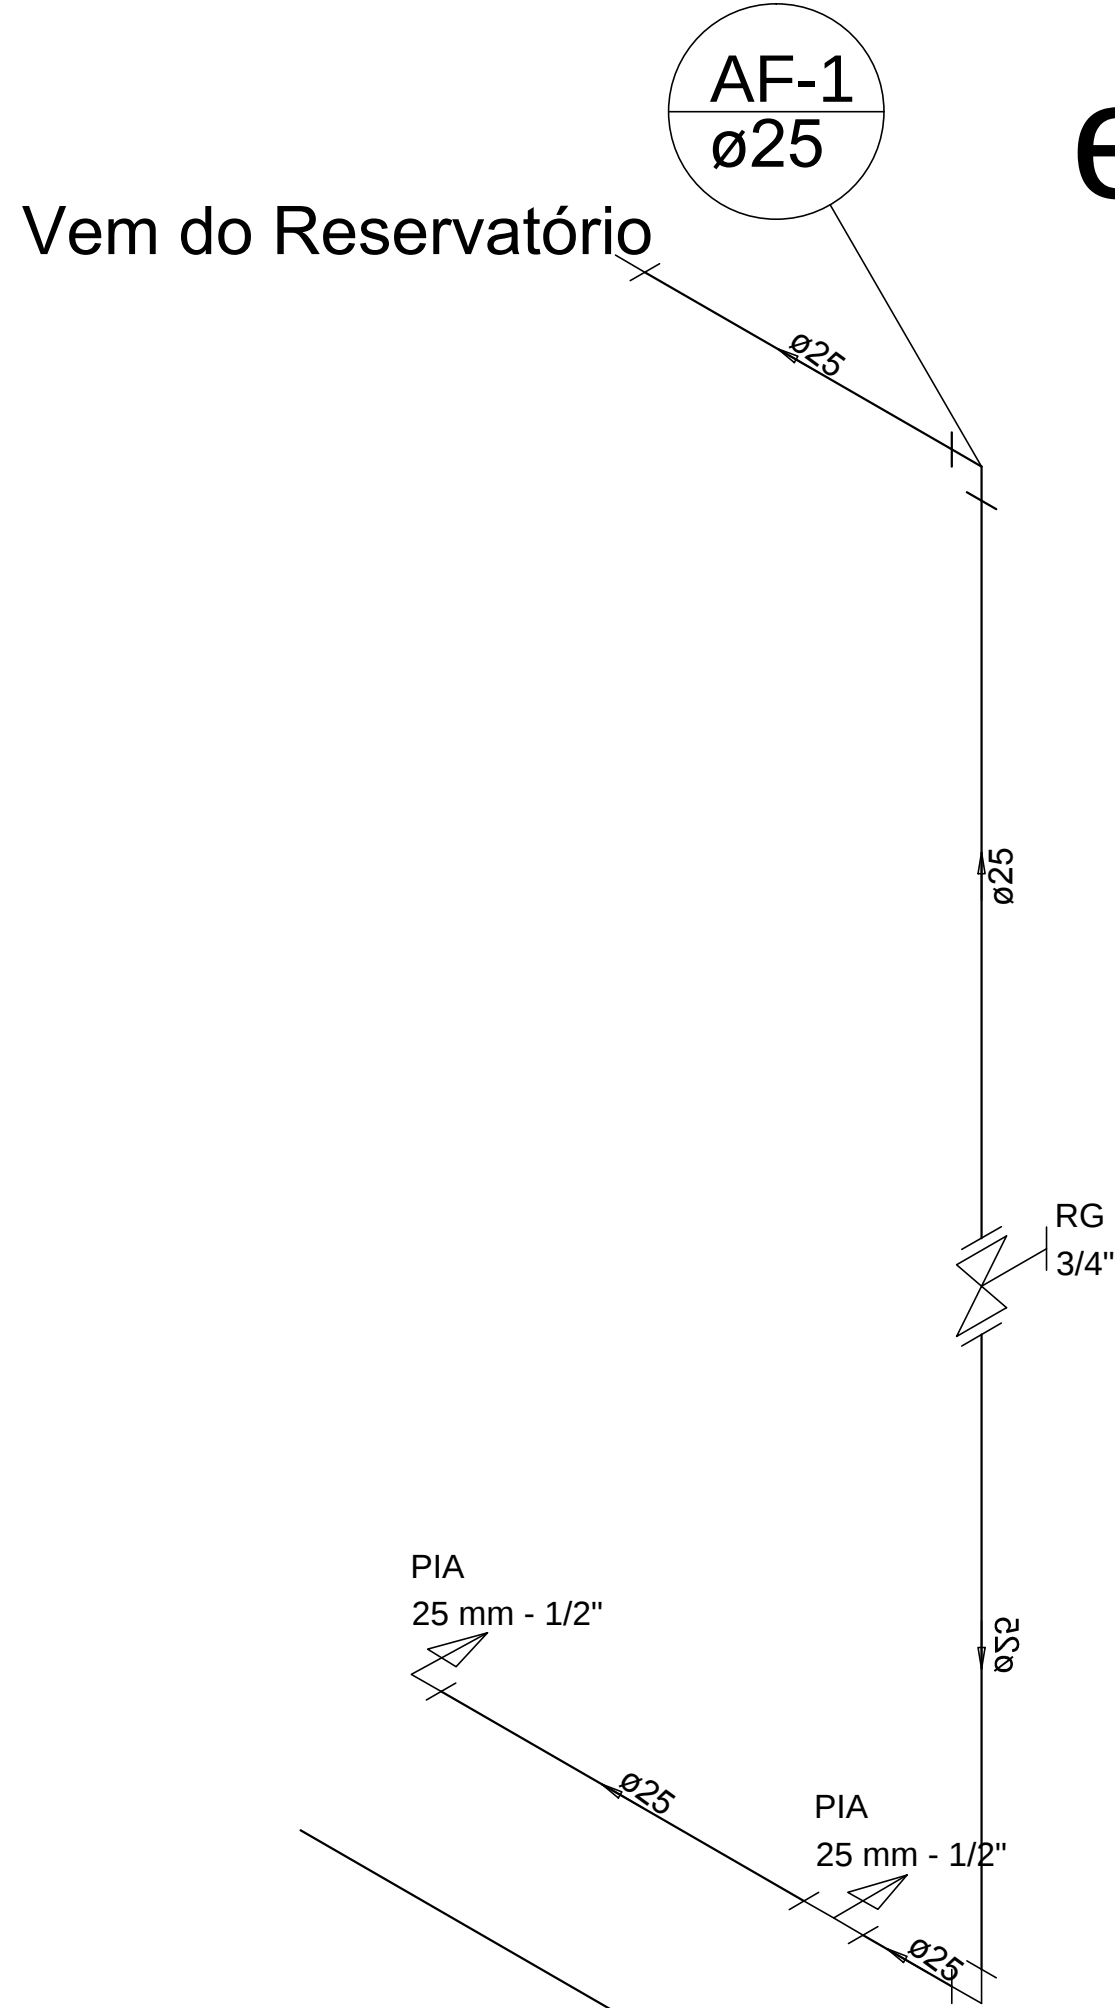

ESQUEMA VERTICAL ÁGUA FRIA
SEM ESCALA

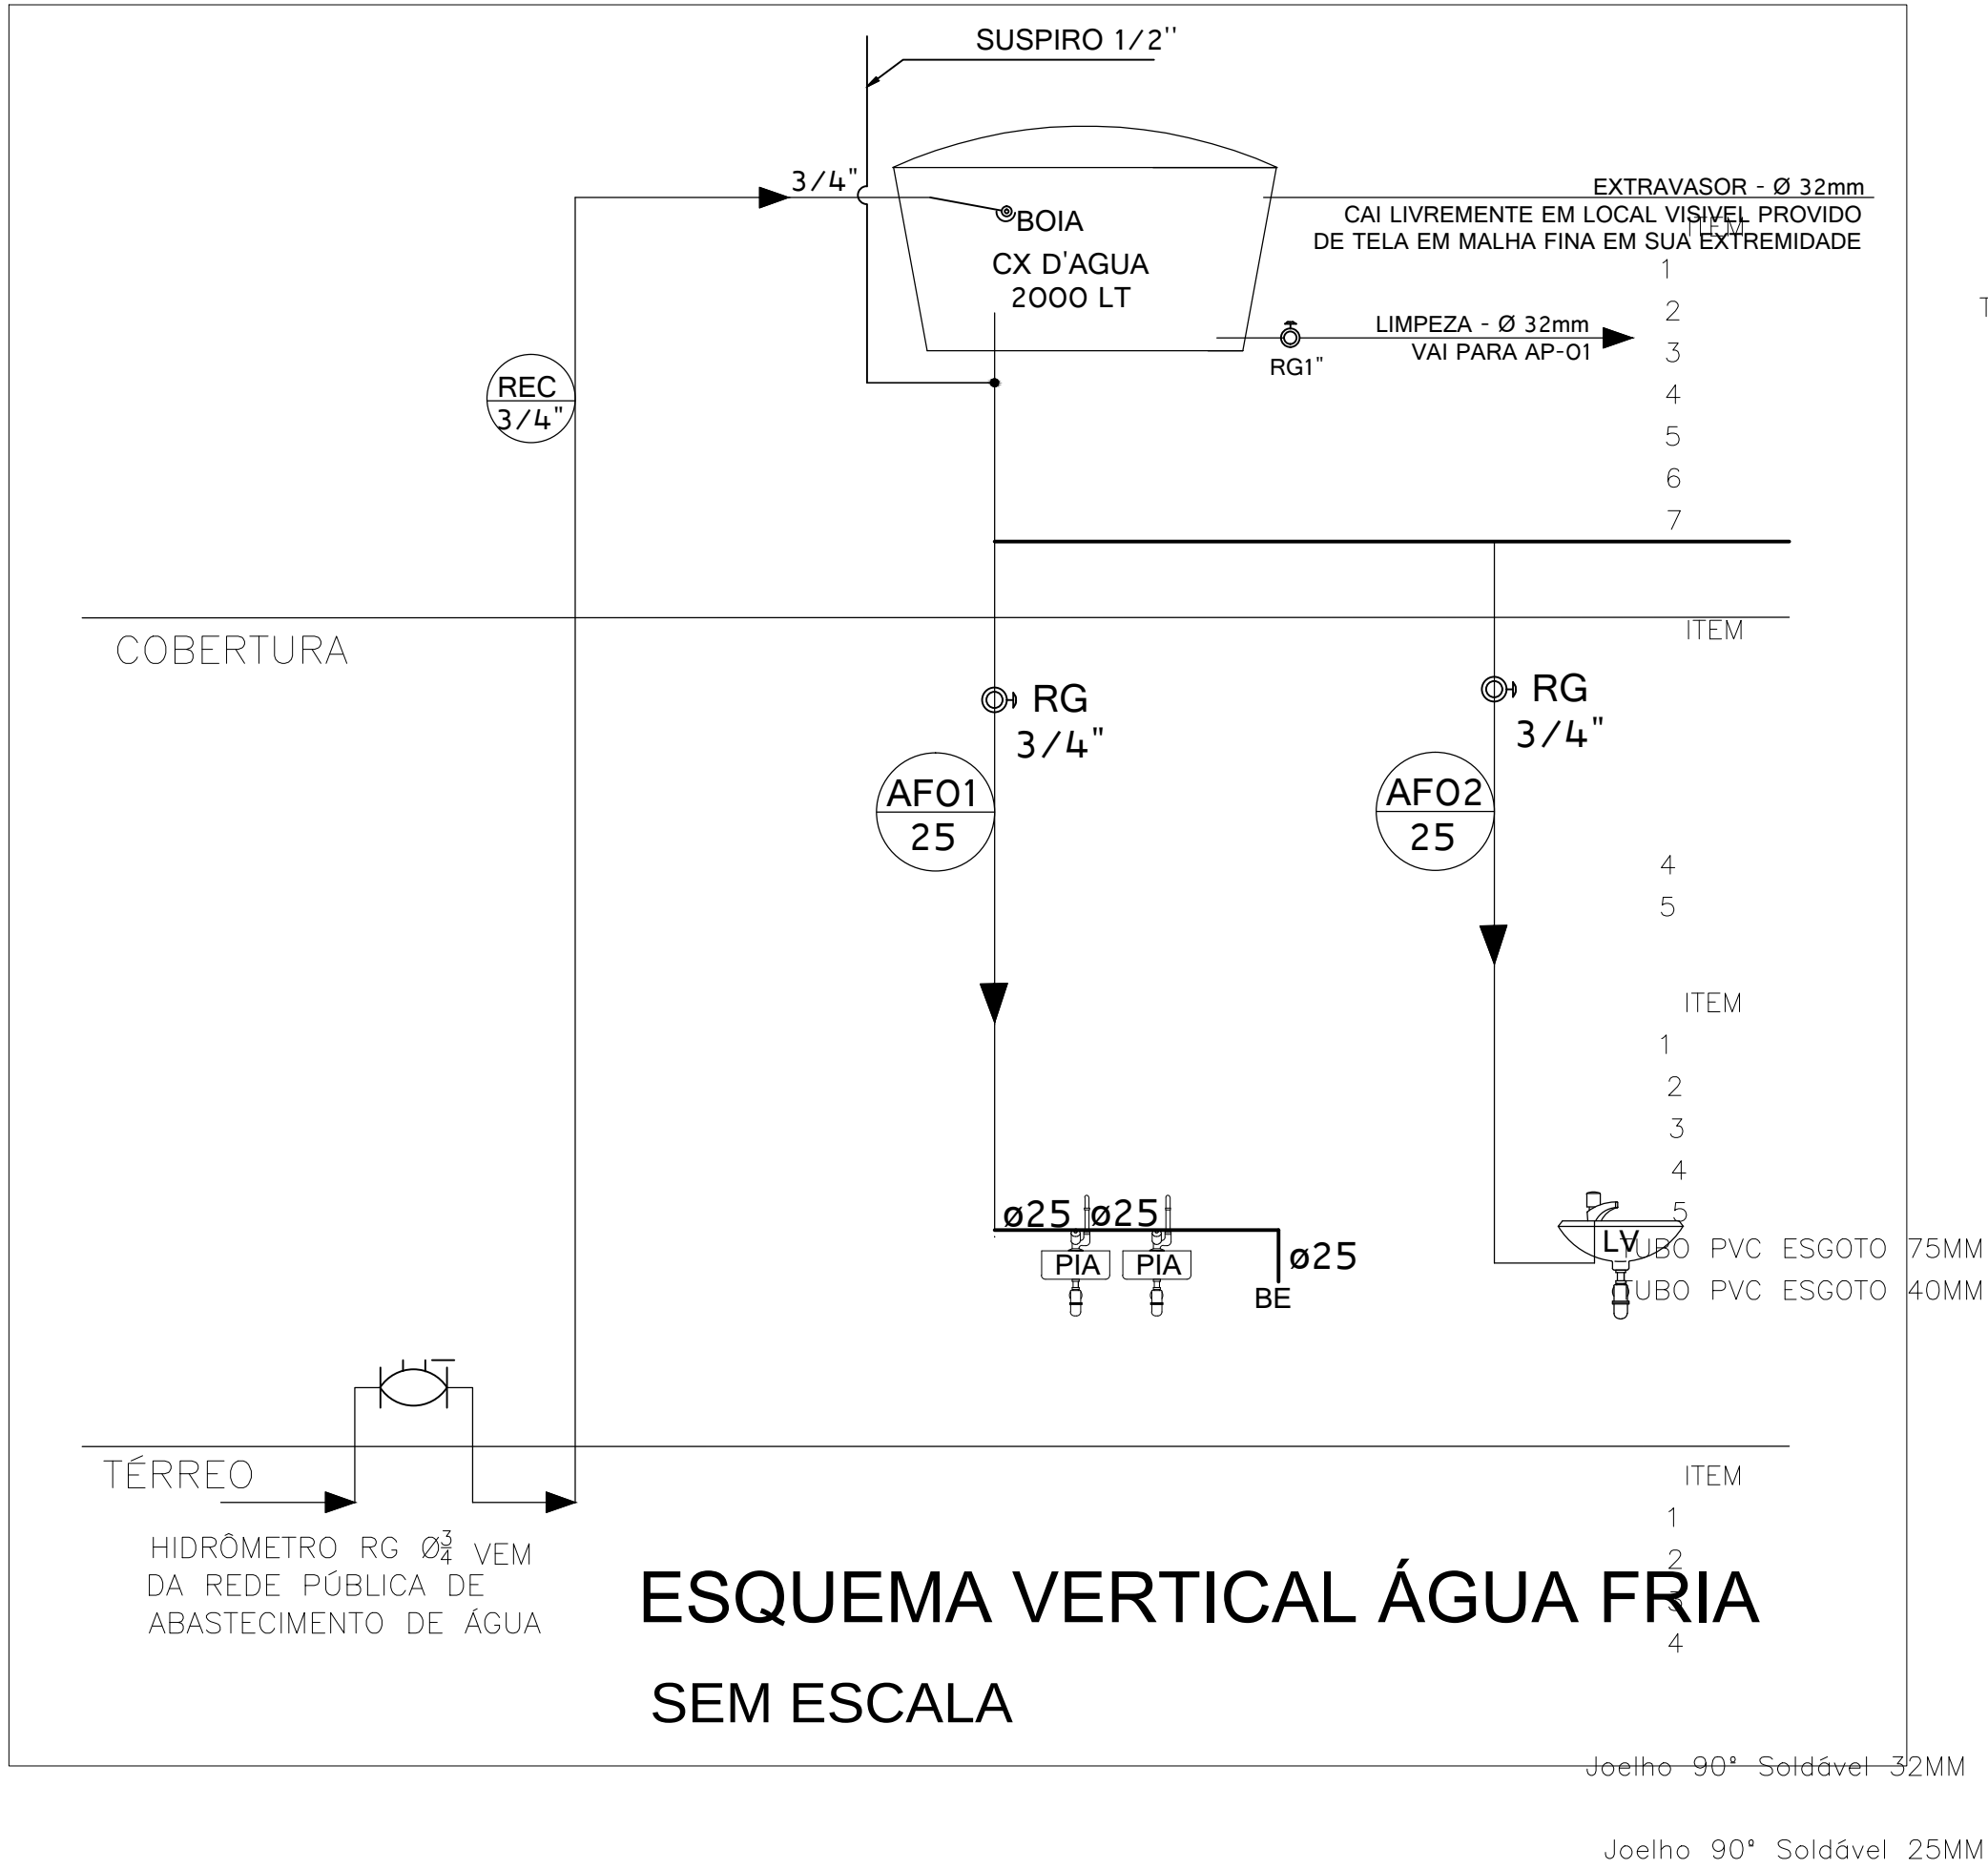

ESQUEMA VERTICAL ESGOTO
SEM ESCALA

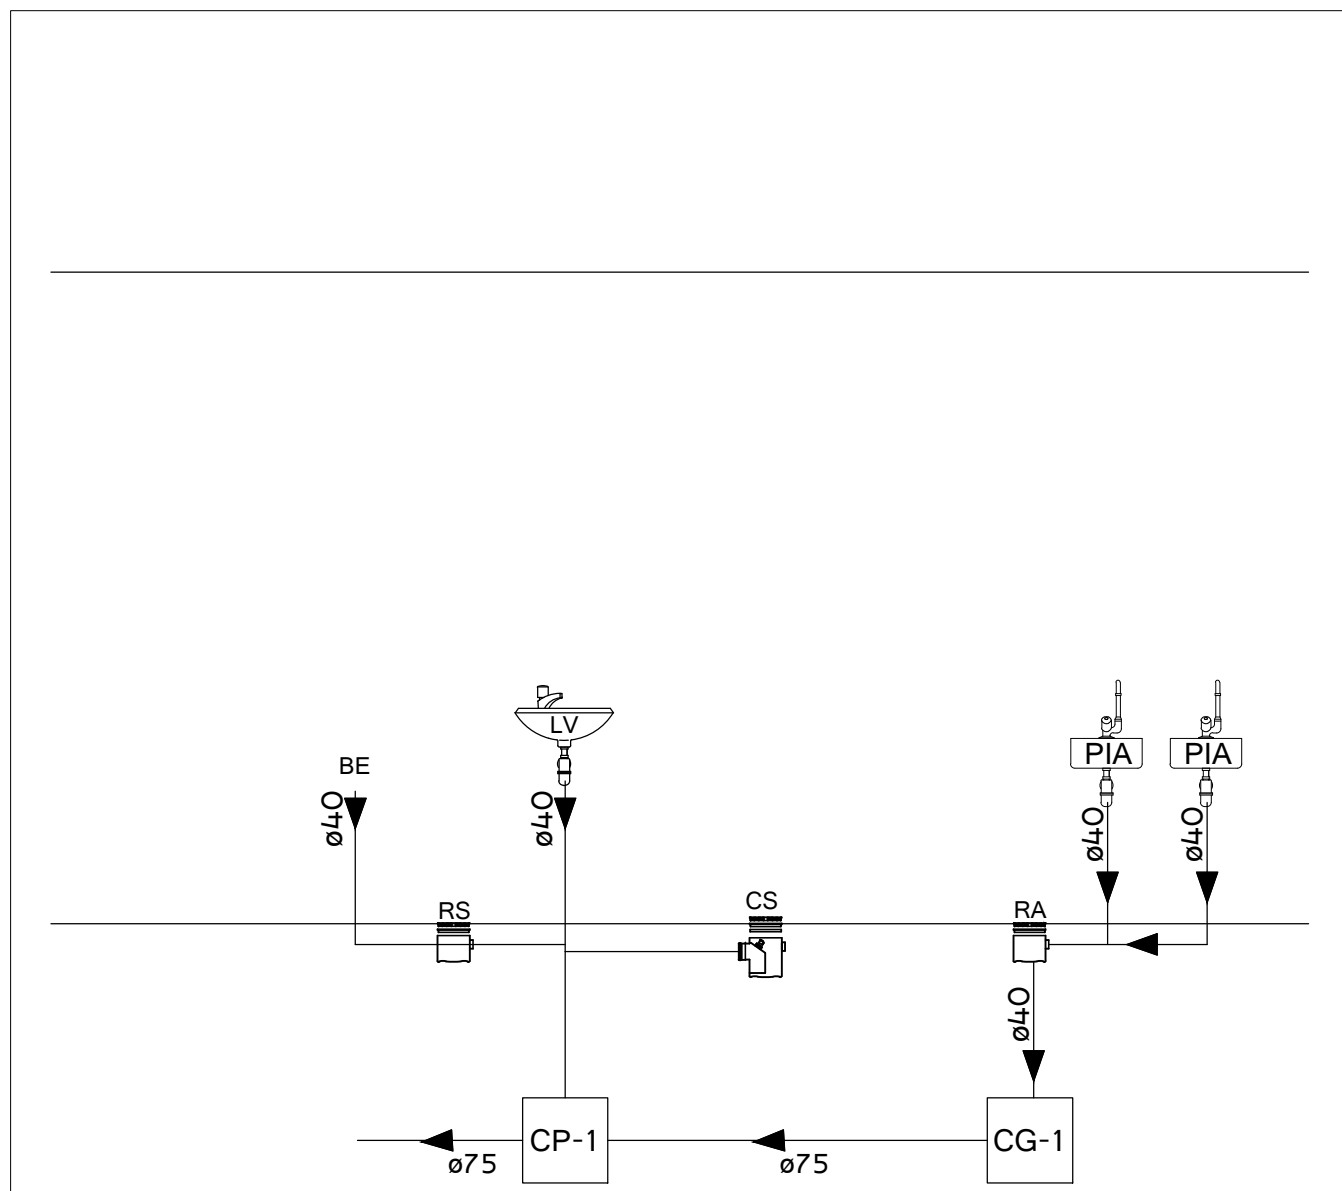


LISTA DE MATERIAL HIDRÁULICO			
DESCRIÇÃO	UNID	QUANT.	
Joelho 90° Soldável 25MM	PÇ		07
Joelho 90° Soldável 32MM	PÇ		02
REGISTRO DE GAVETA 3/4"	PÇ		02
Adaptador Soldável Curto com bolsa e Rosca para Registro 25 X 3/4"	PÇ		04
Tubo pvc marrom 25MM	M		18
Tubo pvc marrom 32MM	M		30

LISTA DE MATERIAL HIDRÁULICO - APARELHOS			
DESCRIÇÃO	UNID	QUANT.	
1 TORNEIRA CROMADA DE BANCADA 1/2" OU 3/4" P/ LAVATORIO	PÇ	01	
2 TORNEIRA CROMADA DE PAREDE 1/2" OU 3/4" P/ PIA	PÇ	02	
3 LAVATORIO/CUBA DE SOBREPOR OVAL PEQUENA LOUCA BRANCA SEM LADRAO +31 X 44+	PÇ	01	
BANCADA DE GRANITO CINZA POLIDO 150X60CM	M²	0.90	
CUBA ACO INOXIDAVEL NUM 2 (56.0X33.0X11.5) CM	PÇ	02	


LISTA DE MATERIAL SANITÁRIO			
DESCRIÇÃO	UNID	QUANT.	
1 Joelho 90° 40MM	PÇ	05	
2 Joelho 45° 40MM	PÇ	01	
3 Joelho 90° 75MM	PÇ	02	
CAIXA DE GORDURA EM ALVENARIA 60X60X60CM	PÇ	01	
CAIXA DE PASSAGEM EM ALVENARIA 60X60X60CM	PÇ	01	
6 M	M	5	
7 M	M	2	
8 Sifão em PVC para pia de cozinha	PÇ	01	
8 Sifão em PVC para lavatório	PÇ	01	

LISTA DE MATERIAL HIDRÁULICO CAIXA D'ÁGUA			
DESCRIÇÃO	UNID	QUANT.	
1 CAIXA D'ÁGUA FIBRA DE VIDRO PARA 2000 LITROS, COM TAMPA	PÇ	01	
2 TORNEIRA DE BOIA VAZAO TOTAL 3/4" C/ BALAO PLASTICO OU METALICO	PÇ	01	
3 REGISTRO DE GAVETA 1"	PÇ	01	
5 ADAPTADOR PVC ROSCAVEL C/ FLANGES E ANEL DE VEDACAO P/ CAIXA D'ÁGUA 3/4"	PÇ	01	
6 Te de Redução Soldável 32X25MM - SUSPIRO	PÇ	01	
7 Te de Redução Soldável 32X25MM - SUSPIRO	PÇ	02	
8 Adaptador Soldável Curto com bolsa e Rosca para Registro 32 X 1"	PÇ	02	
10 Tubo pvc marrom 32MM	M	9	


PLANTA BAIXA

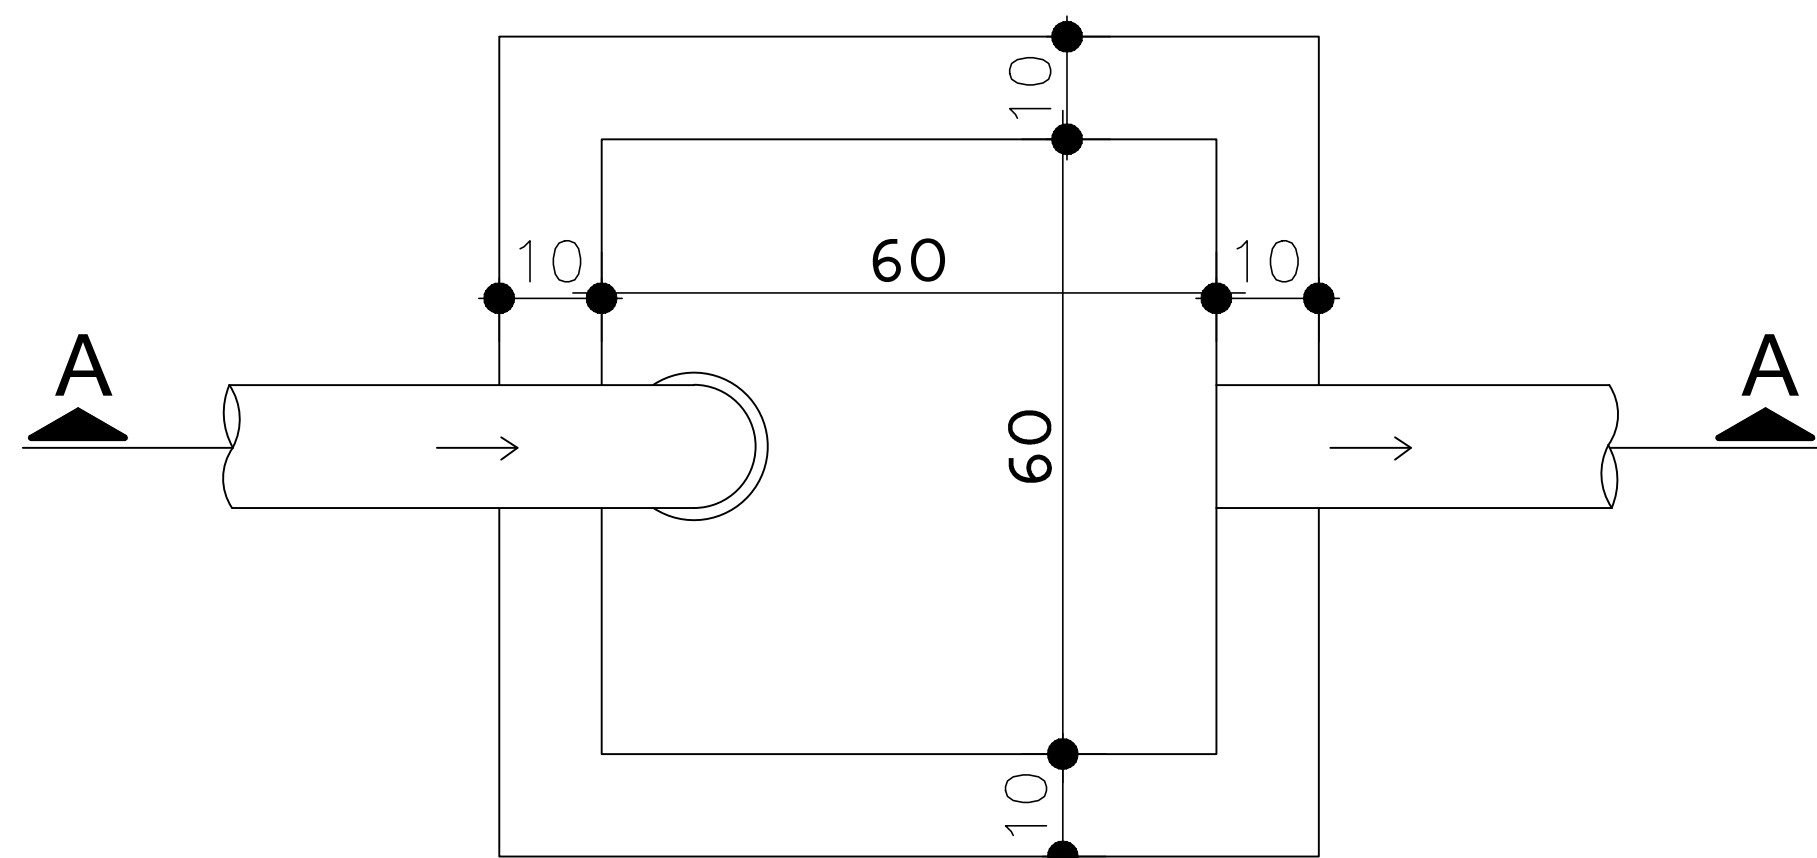


CORTE AA

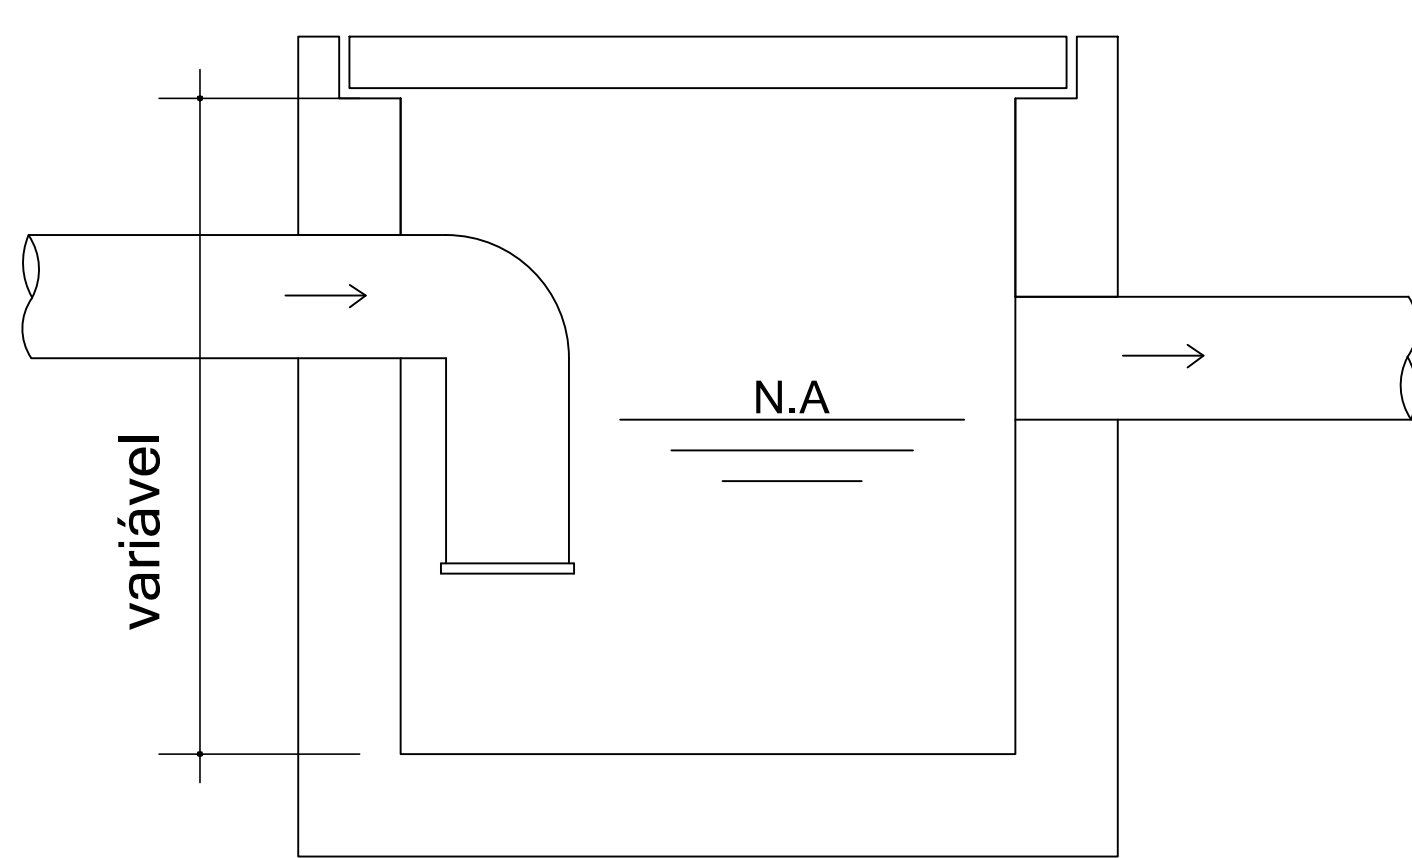


CAIXA DE PASSAGEM
ESC.: 1/20

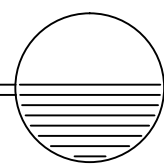


PLANTA BAIXA

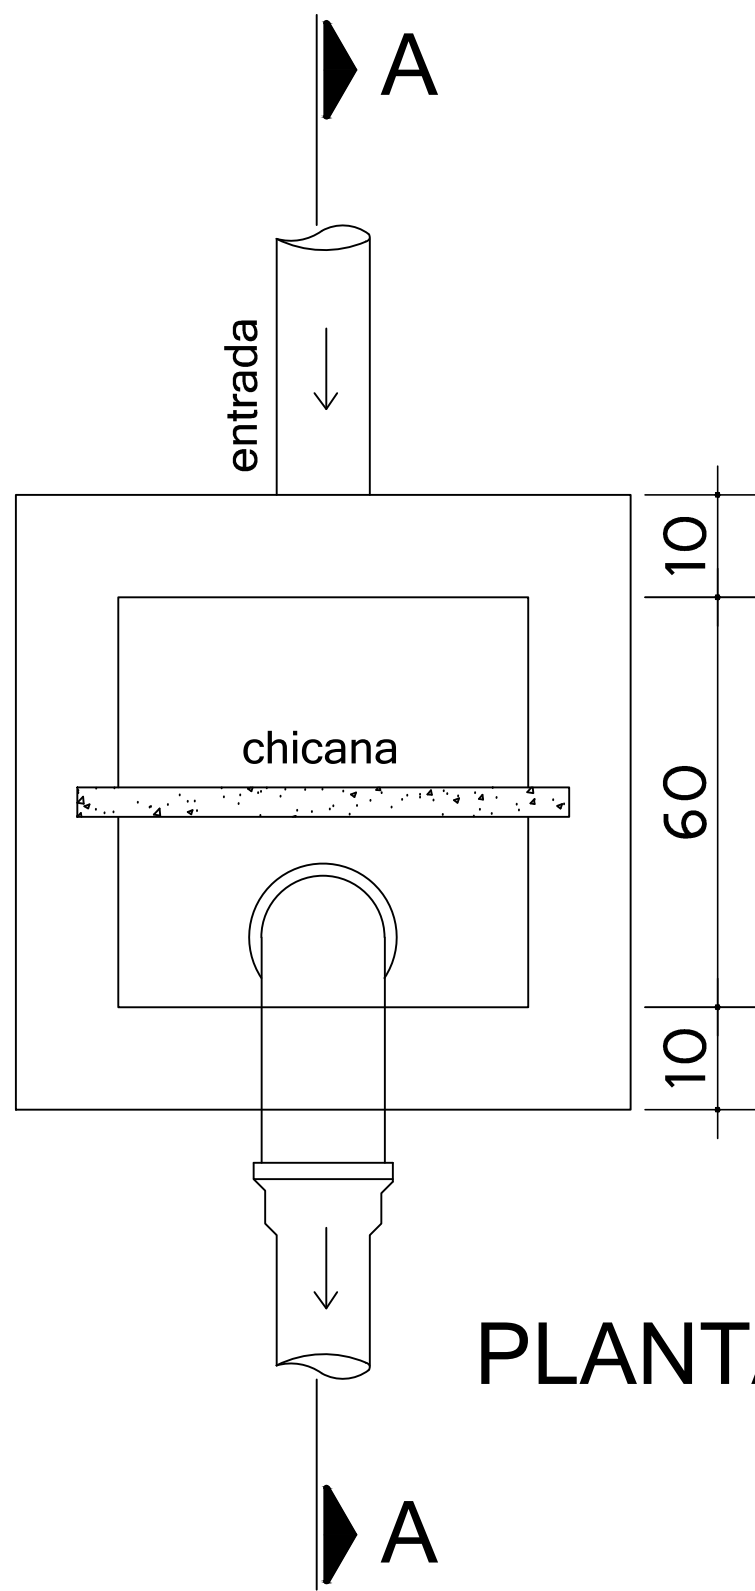

CORTE AA

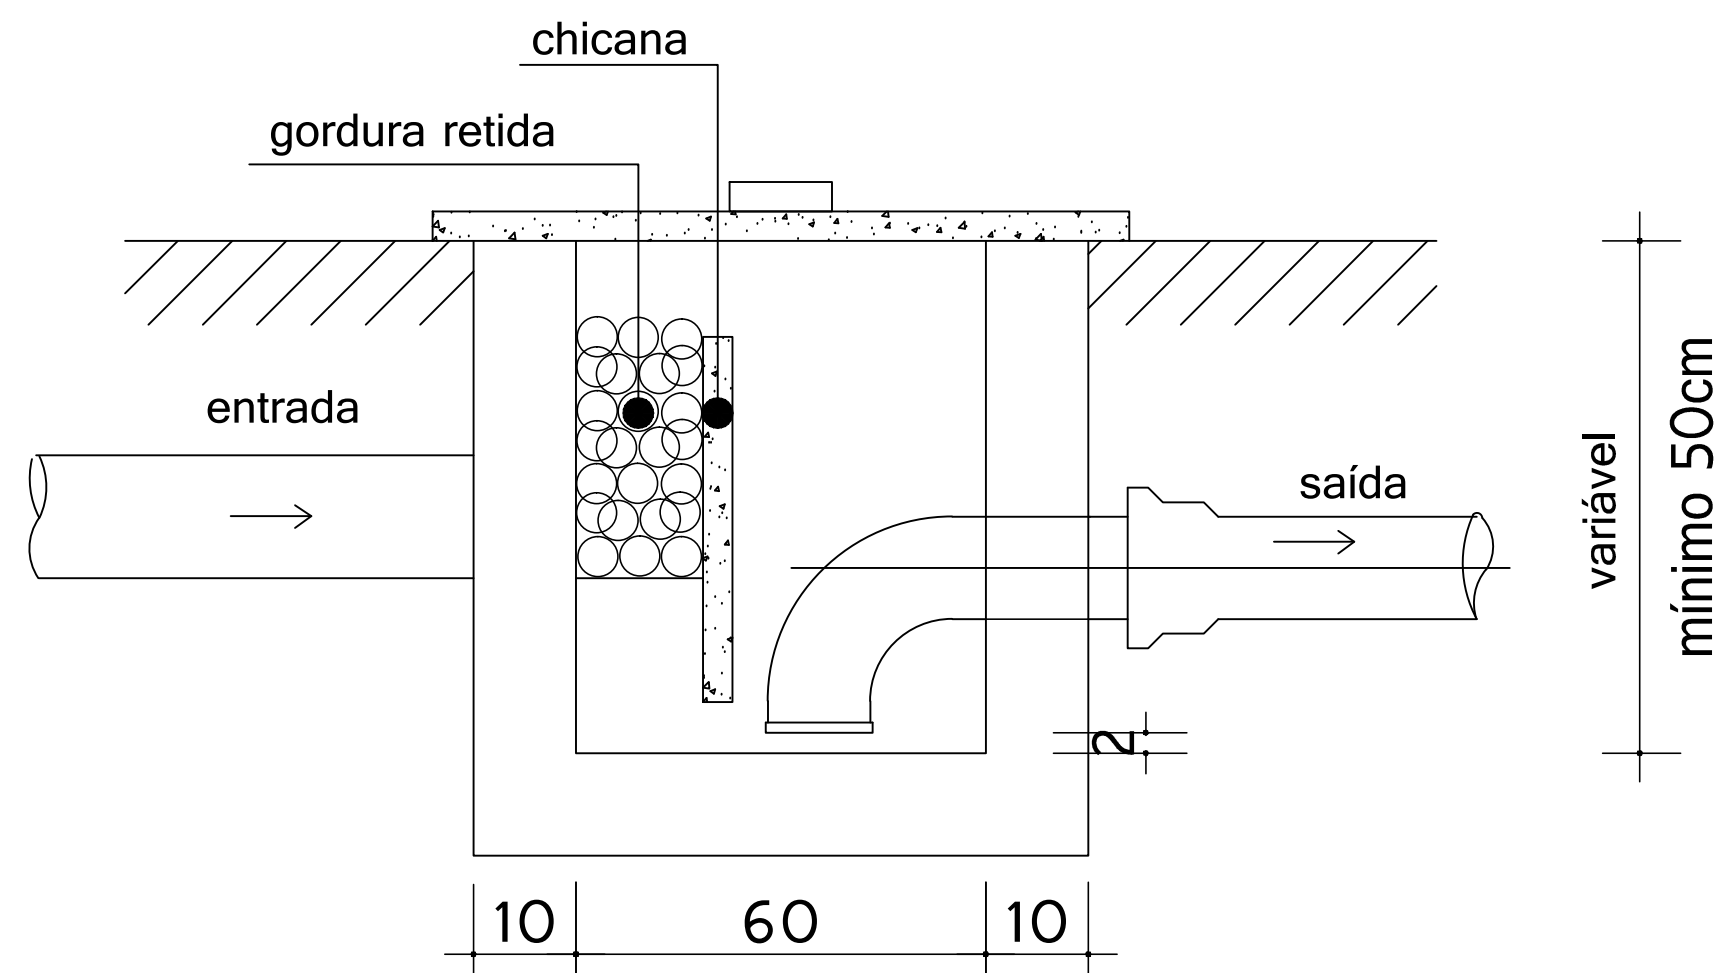

CAIXA DE GORDURA
ESC.: 1/20

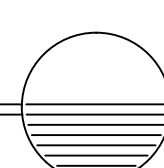

APROVAÇÃO			
TÍTULO: PROJETO HIDRO-SANITÁRIO			
TIPO: "EMEF MARIA CUNHA FUNDÃO"			
ENDEREÇO: AV. KARINA, S/N, BAIRRO SEAC, SÃO MATEUS-ES			
SECRETÁRIO DE EDUCAÇÃO: ZENILZA APARECIDA BARROS PAULI			
AUTOR PROJETO:			
ENC. MEDIÇÃO: MARCELO DE OLIVEIRA CREA 4518/D - ES		FOLHA	
REFERÊNCIA:		02/02	
DATA: JULHO/2017	ESCALA: INDICADAS	REVISÃO: REV.00	DESENHO: ARI MARCOS